

UCHWAŁA NR XVIII-127-2019
RADY GMINY NĘDZA

z dnia 5 listopada 2019 r.

w sprawie: wyrażenia zgody na ustanowienie prawa służebności przesyłu na rzecz Tauron Dystrybucja S.A. na nieruchomości własności Gminy Nędza

Na podstawie art. 18 ust. 2 pkt. 9 lit. a) ustawy z dnia 8 marca 1990 r. o samorządzie gminnym (Dz.U.2019.506 j.t.), art. 13 ust. 1 ustawy z dnia 21 sierpnia 1997 r. o gospodarce nieruchomościami (Dz.U.2018.2204 j.t. ze zm.) oraz art. 305¹ ustawy z dnia 23 kwietnia 1964 r. kodeksu cywilnego (Dz.U.2018.1025 j.t. ze zm.)

Rada Gminy Nędza

uchwała, co następuje:

§ 1. 1. Wyrazić zgodę na ustanowienie na czas nieokreślony za jednorazowym wynagrodzeniem służebności przesyłu na rzecz Tauron Dystrybucja S.A. na nieruchomości niezabudowanej stanowiącej własność Gminy Nędza, oznaczonej ewidencyjnie jako działka nr 632 (k.m.2) o pow. 1,6020 ha, położonej w Nędzy, zapisanej w księdze wieczystej KW GL1R/00028897/3 Sądu Rejonowego w Raciborzu.


2. Służebność, o której mowa w ust. 1, polegać będzie na udostępnieniu przedmiotowej nieruchomości gminnej pod lokalizację podziemnej linii kablowej średniego napięcia o długości 250 m i budowę słupa SN, które to urządzenie wraz z niezbędnym pasem eksploatacyjnym zajmować będzie powierzchnię 125 m² (powierzchnia służebności przesyłu). Tauron Dystrybucja S.A. na podstawie ustalonej służebności będzie miała całodobowy dostęp do wybudowanej infrastruktury technicznej umieszczonej na części nieruchomości, o której mowa w ust. 1, w celu jej eksploatacji, naprawy, rozbudowy, modernizacji.

§ 2. Wykonanie uchwały powierza się Wójtowi Gminy.

§ 3. Uchwała wchodzi w życie z dniem podjęcia.

Wójt Gminy Nędza

Anna Iskała

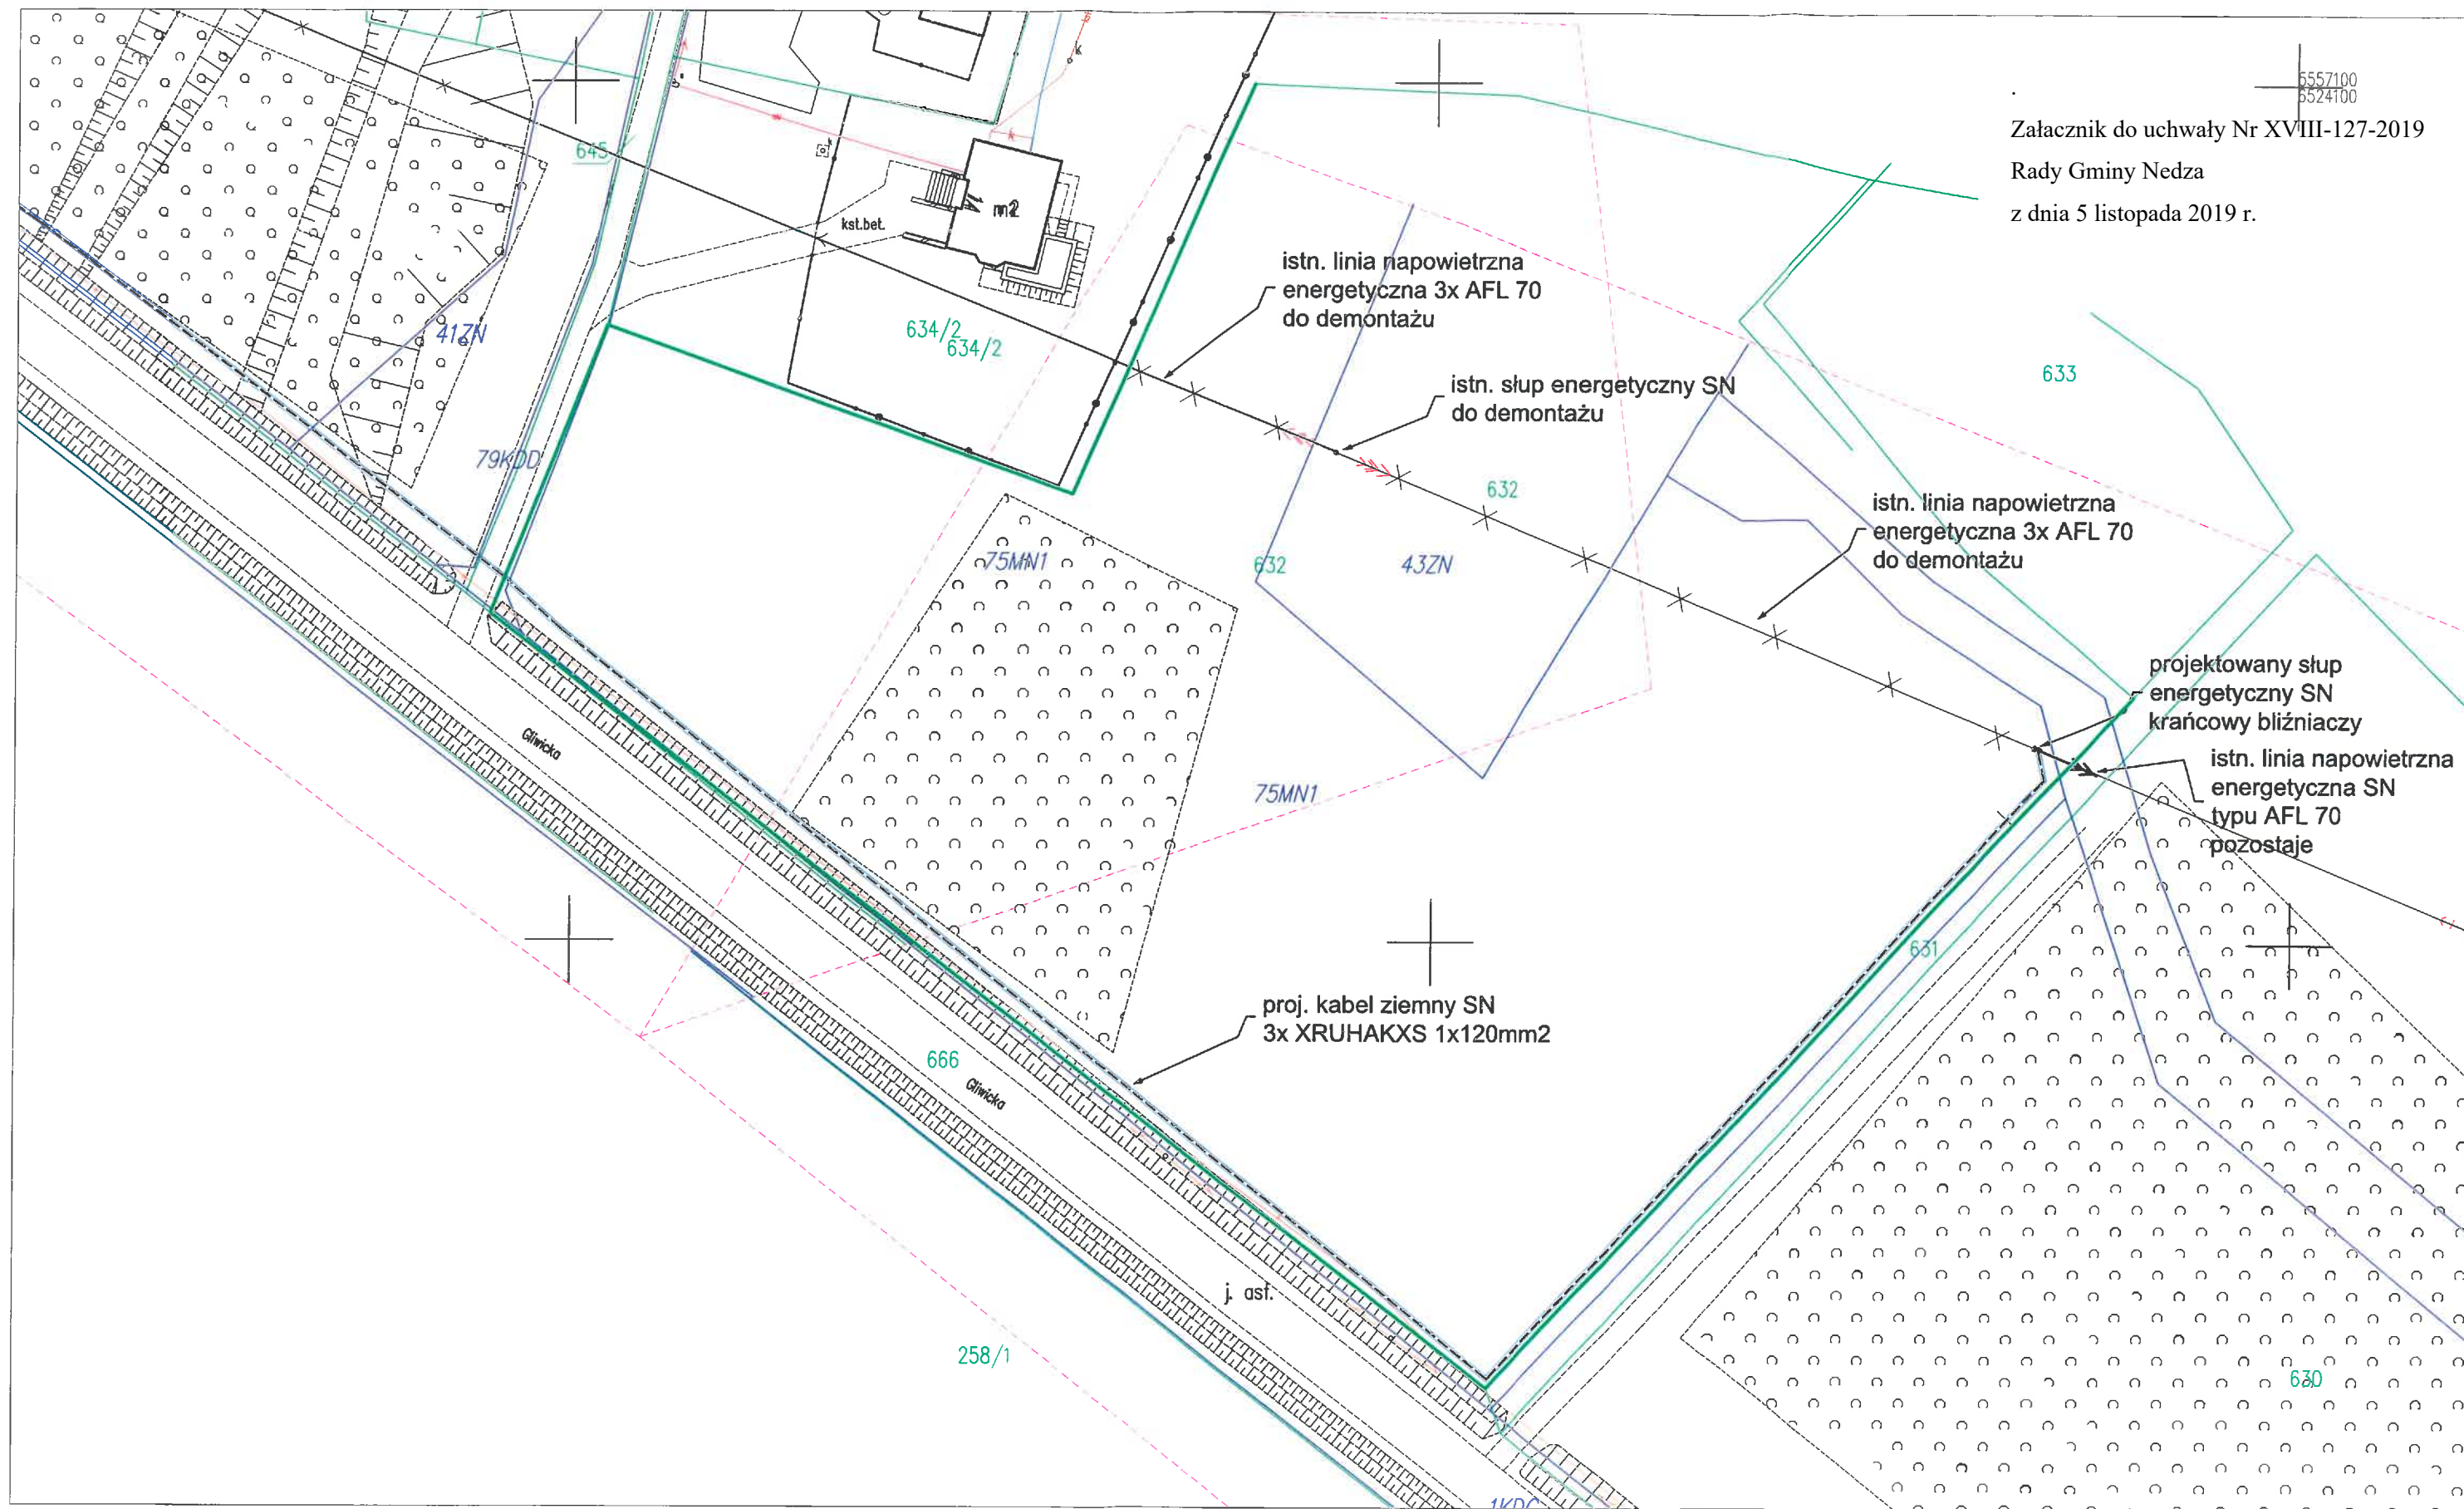

5557100
5524100

Załącznik do uchwały Nr XVIII-127-2019
Rady Gminy Nedza
z dnia 5 listopada 2019 r.

LEGENDA:

0,5m

Szer. powierzchni służebności dla kabli SN
proj. kabel SN 3x XRUHAKXS 1x120mm2
Szer. powierzchni służebności dla kabli SN

powierzchnia zajmowanego słupa SN
projektowanego

ELEKTROLEX		
Tytuł:	PRZEBUDOWA SIECI ENERGETYCZNEJ SN NAPOWIERZNEJ NA SIEĆ KABLOWĄ NEDZA UL. GLIWICKA	
TEMAT:	PLAN ZAGOSPODAROWANIA TERENU	
PROJEKTOWAŁ:	Piotr Piotrowski SLK/0804/PWOE/05	PODPIS:
OPRACOWAŁ:	Maciej Matysik	
DATA:	1 kw. 2019	SKALA: 1:500
		Rys: 2